

楼层标高表:		
层数	层高	建筑标高H
屋面		16.750
4层	4.000	12.750
3层	4.000	8.750
2层	4.000	4.750
1层	4.750	0.000

设计单位 / Design Corporation

YICHUANG

壹创国际

深圳壹创国际设计股份有限公司

Shenzhen Yichuang International Design Co.,Ltd

建筑行业建筑工程甲级 / 证书编号: A244022876

风景园林工程设计专项甲级/证书编号: A244022876

市政行业道路工程甲级 / 证书编号: A244022876

证券代码/STOCK CODE: 839120


致力于提供专业的技术和一流的服务

客服电话: 0755-82795811

公众微信号: SZPC-design001

网址: http://www.szycgj.cn

专用盖章 / Stamp Area

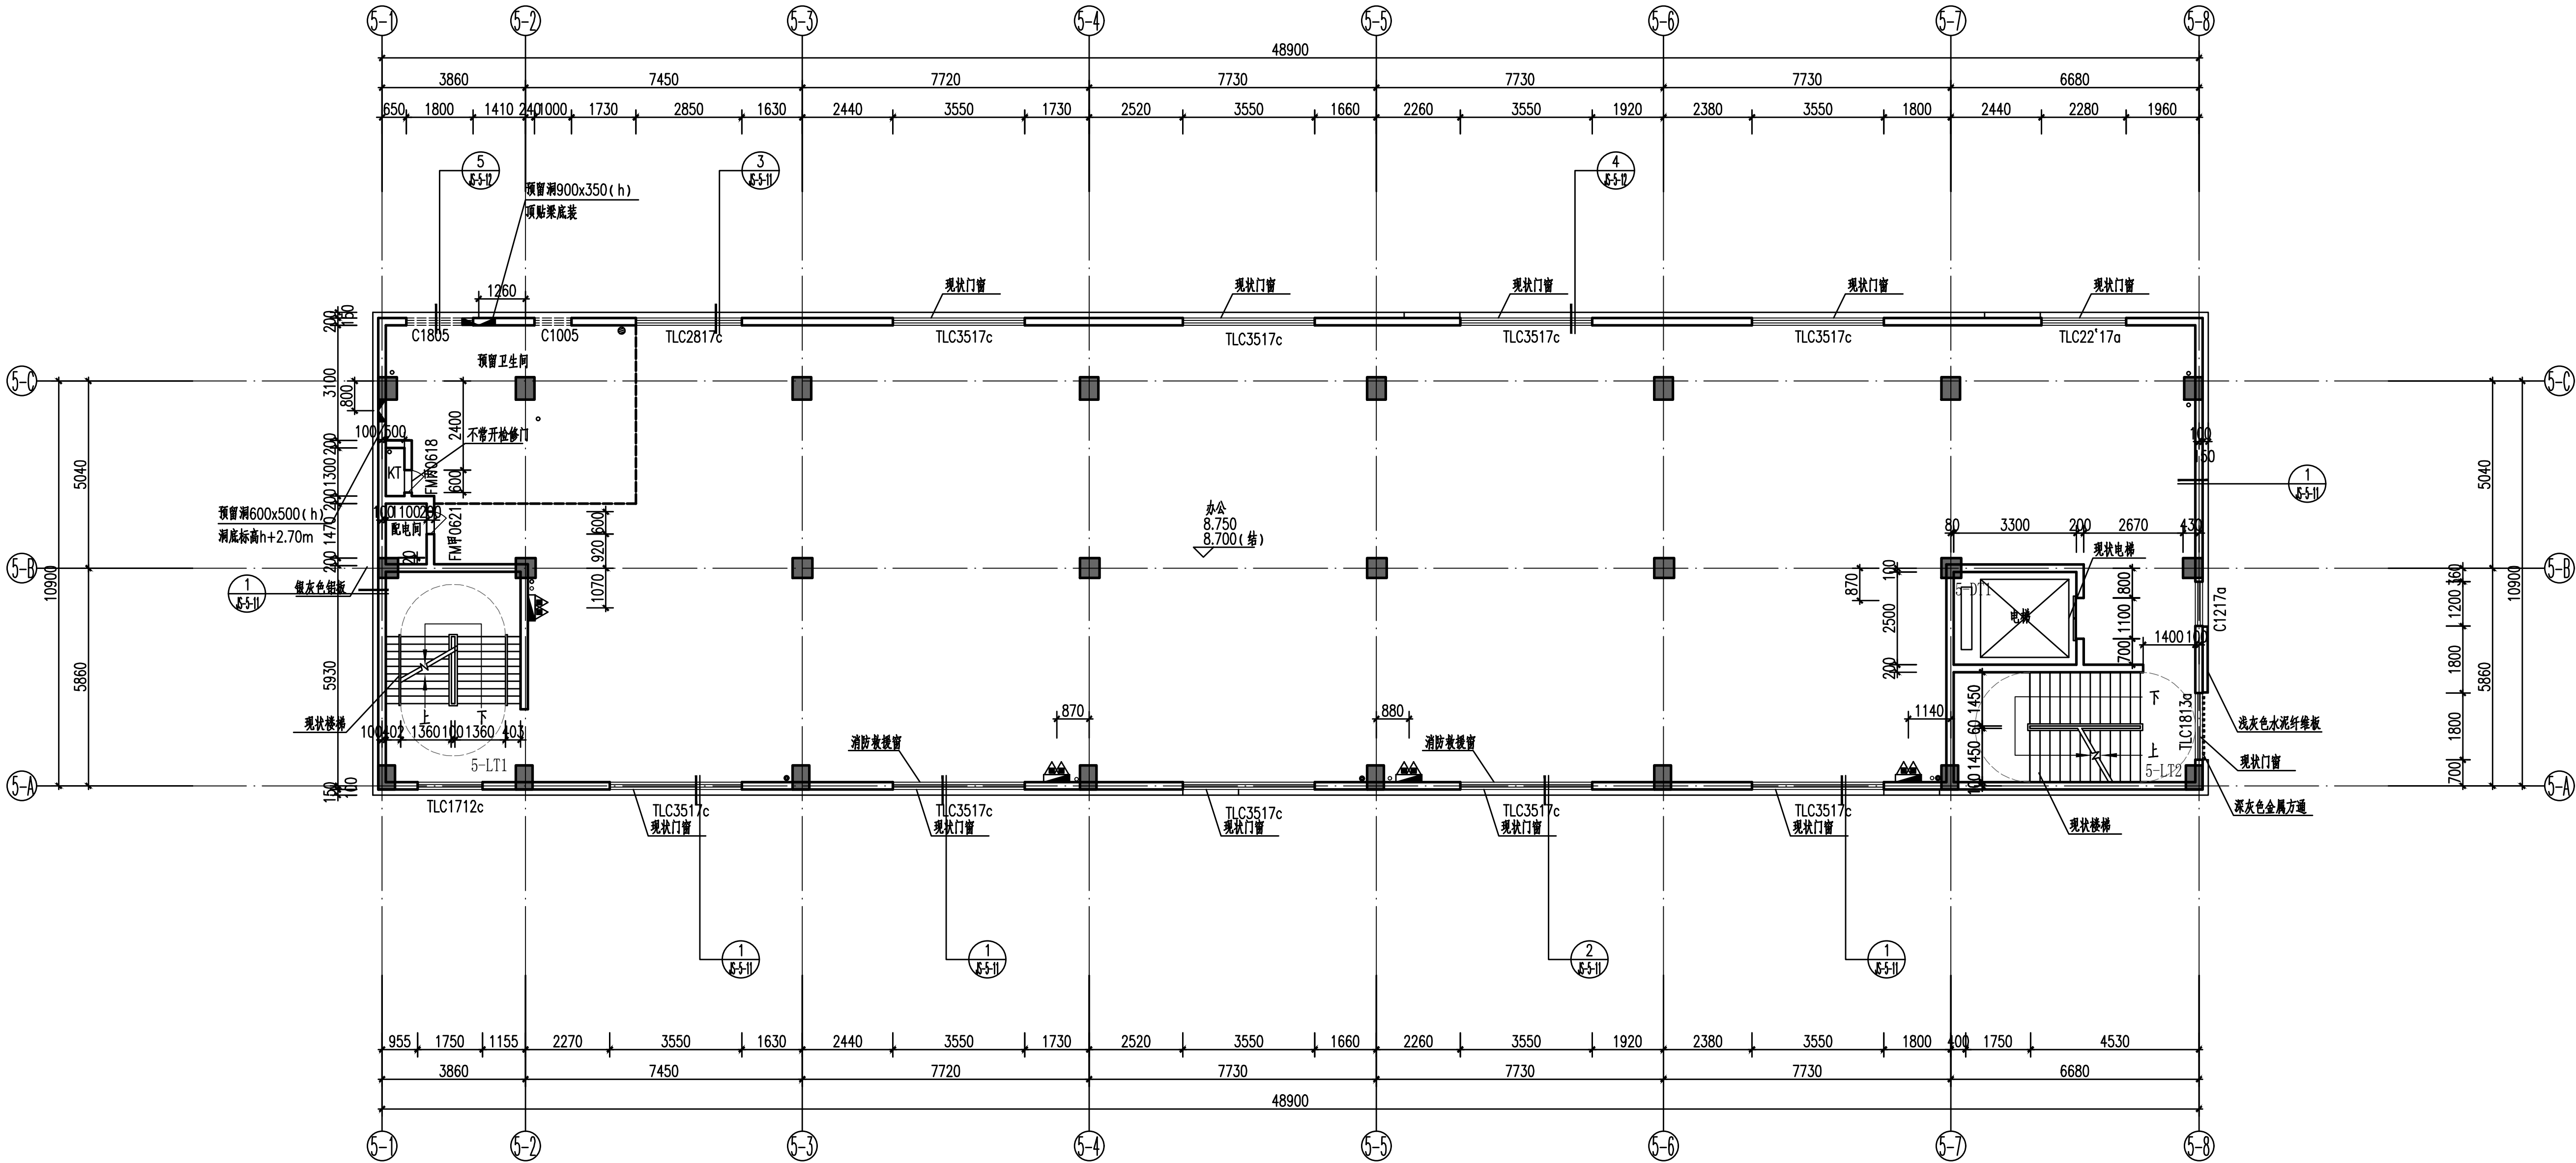

5栋 三层平面图 1:100

本层建筑面积: 623.57m²

图例

SD	水井	消防栓
KT	空调井	空调冷凝管
LT	楼梯	暖通预留洞
DT	客梯	地漏
		保持现状不作修改

留洞表:	备注:
PD1	预留排气孔ø110梁中留洞, 靠不锈钢管预埋, 洞洞距梁底, 向外倾斜10°

平面说明	平面通用节点索引
1. 平面中除图中有注明者(或备注无要求)外, 凡砌体柱边及剪力墙边门垛尺寸小于100mm时, 应采用砼与柱或剪力墙整体浇筑(二次浇筑时, 素混凝土强度不应小于C20)。	1. 平屋面女儿墙泛水做法 详见图集12J201
2. 图中所有未注明的墙体厚度为200mm, 单的为100mm厚, 其他厚度见尺寸标注。	2. 地面排水沟做法 详见图集12ZJ304
3. 所有设备间及管道井做C20砼门框, 门框完成面高度除特殊标注外均为300mm高。	3. 楼梯间出屋面做法 详见图集12J202
4. 本图中所有结构墙体和结构柱截面大小及定位详结构施工图。	4. 屋面设钢爬梯做法 详见图集15J401
5. 本图中所有设备立管及留洞现场施工时须与设备和结构图纸配合施工。	5. 玻璃雨篷做法 详见图集07J501
6. 本图所表示所有给排水管均为示意图, 具体水管及消防栓定位布置详见水施图纸。	6. 设备基础做法 参节点图
7. 本图所表示所有电气点位均为示意图, 具体电气点位定位布置详见电施图纸。	7. 卫生间排气孔做法 参节点图
8. 空调预留孔如室外立管时应适当距离避开立管, 空调冷凝水方向按向地面, 找坡内外高差20mm;	8. 侧排雨水口 详见图集12J201
9. 电梯层门的耐火极限为1.00h。	9. 内落雨水口 详见图集12J201
10. 除图中特殊注明外, 所有洞口高度(除门窗外) 贴结构梁底。	10. 水坑做法 详见图集12ZJ201
11. 凡室外和室外落地高度低于900的通风百叶窗, 附加细丝, 网孔不大于10x10mm, 整体强度不小于设计承载力1.0KN/m²。	
12. 设备检修井开口, 设备检修管, 待设备安装完成后, 采用不低于原板, 墙体耐火极限的不燃材料或防火材料填缝封堵。	
13. 建筑入口大堂室外高差为0.015m, 高差面以斜面过度处理, 坡度为2%。	
14. 室外道路, 环境绿化, 竖向, 给排水详见景观施工图。	
15. 图中如未特殊标注, 排水坡度为1%; 卫生间等均做1%坡度坡向地面。	
16. 图中卫生间入口处标高为H-0.020。	

平面说明		平面通用节点索引	
1. 平屋面女儿墙泛水做法	详见图集12J201	2. 地面排水沟做法	详见图集12ZJ304
3. 楼梯间出屋面做法	详见图集12J202	4. 屋面设钢爬梯做法	详见图集15J401
5. 玻璃雨篷做法	详见图集07J501	6. 设备基础做法	参节点图
7. 卫生间排气孔做法	参节点图	8. 侧排雨水口	详见图集12J201
9. 内落雨水口	详见图集12J201	10. 水坑做法	详见图集12ZJ201

图例		建筑		出图日期		2022.03	
图例	建筑	出图日期	2022.03	图例	建筑	出图日期	2022.03
设计阶段	施工图	消防图号	-	设计阶段	施工图	消防图号	-
当前版本	第一版	人防图号	-	当前版本	第一版	人防图号	-
工程编号	VC202000068	图纸编号	JS-5-03	工程编号	VC202000068	图纸编号	JS-5-03
审定	孔勇	审定	孔勇	审定	孔勇	审定	孔勇
审核	孔勇	审核	孔勇	审核	孔勇	审核	孔勇
项目负责	孔勇	项目负责	孔勇	项目负责	孔勇	项目负责	孔勇
专业负责	姜慧	专业负责	姜慧	专业负责	姜慧	专业负责	姜慧
设计	叶治仁	设计	叶治仁	设计	叶治仁	设计	叶治仁
制图	叶治仁	制图	叶治仁	制图	叶治仁	制图	叶治仁
会签栏	会签栏/Coordination						
总图	强电	弱电	暖通	给排水	燃气	消防	人防
给排水	暖通	燃气	消防	人防	人防	人防	人防